


RZUT PIĘTRA

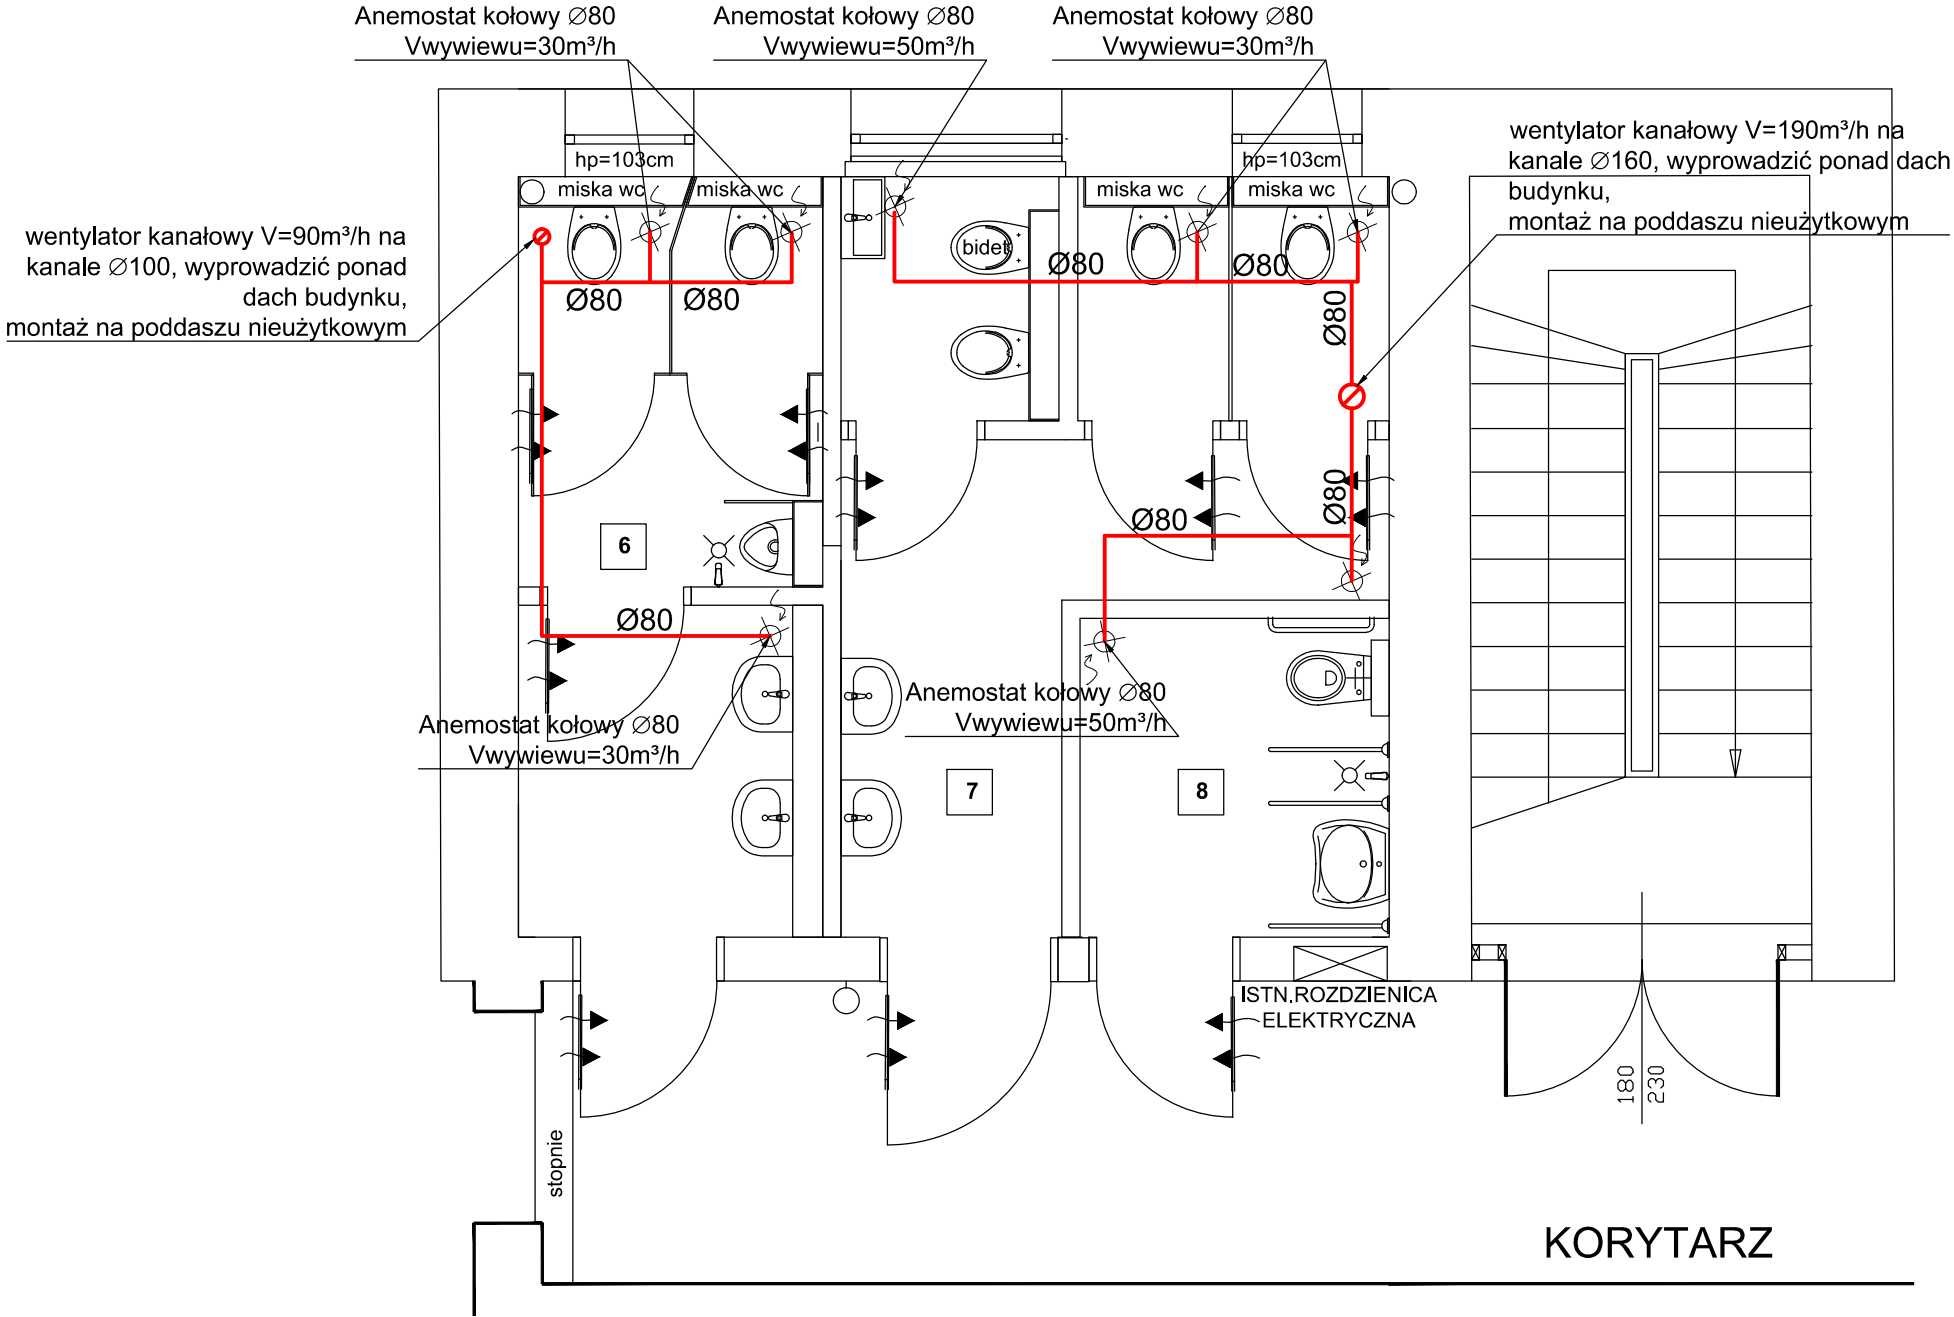

LEGENDA:

— - projektowany kanał wentylacji - wywiew

|   |  |
|---|--|
| <div><div><div><div>Pracownia Projektowa i Realizacja</div><div>Inwestycji MONARCH Monika Szumielska</div><div>NIP 697-145-90-00</div><div>tel. 691 126 007</div><div>monika@monarch.com.pl</div><div>ul. Karpińskiego 16, 64-100 Leszno</div><div>Adres biura: ul. Okrężna 10/14, 64-100 Leszno</div></div></div></div> |  |
| DOSTOSOWANIE SANITARIATÓW URZĘDU MIEJSKIEGO GMINY RAWICZ<br>DLA POTRZEB OSÓB NIEPEŁNOSPRAWNYCH  |  |
| Temat : RZUT PIĘTRA<br>WENTYLACJA   |  |
| Nazwa rysunku :   |  |
| SKALA : 1:50  | Branża : INSTALACJE SANITARNE  |
| Nr rys. : S.08  | działka nr. ewid. 488/7, obręb nr 0001 Rawicz,<br>nr jednostki ewid. 302205_4 Rawicz |
| DATA : 04'2024  | INWESTOR : GMINA RAWICZ<br>ul. Piłsudskiego 21, 63-900 Rawicz                        |
| mgr inż. Kamila Szyszka<br>uprawnienia budowlane do projektowania w specjalności architektonicznej bez ograniczeń<br>nr ewid. WKP/0190/PWOS/22  |  |
| STADIUM OPRACOWANIA: PT   |  |