


RZUT PIĘTRA

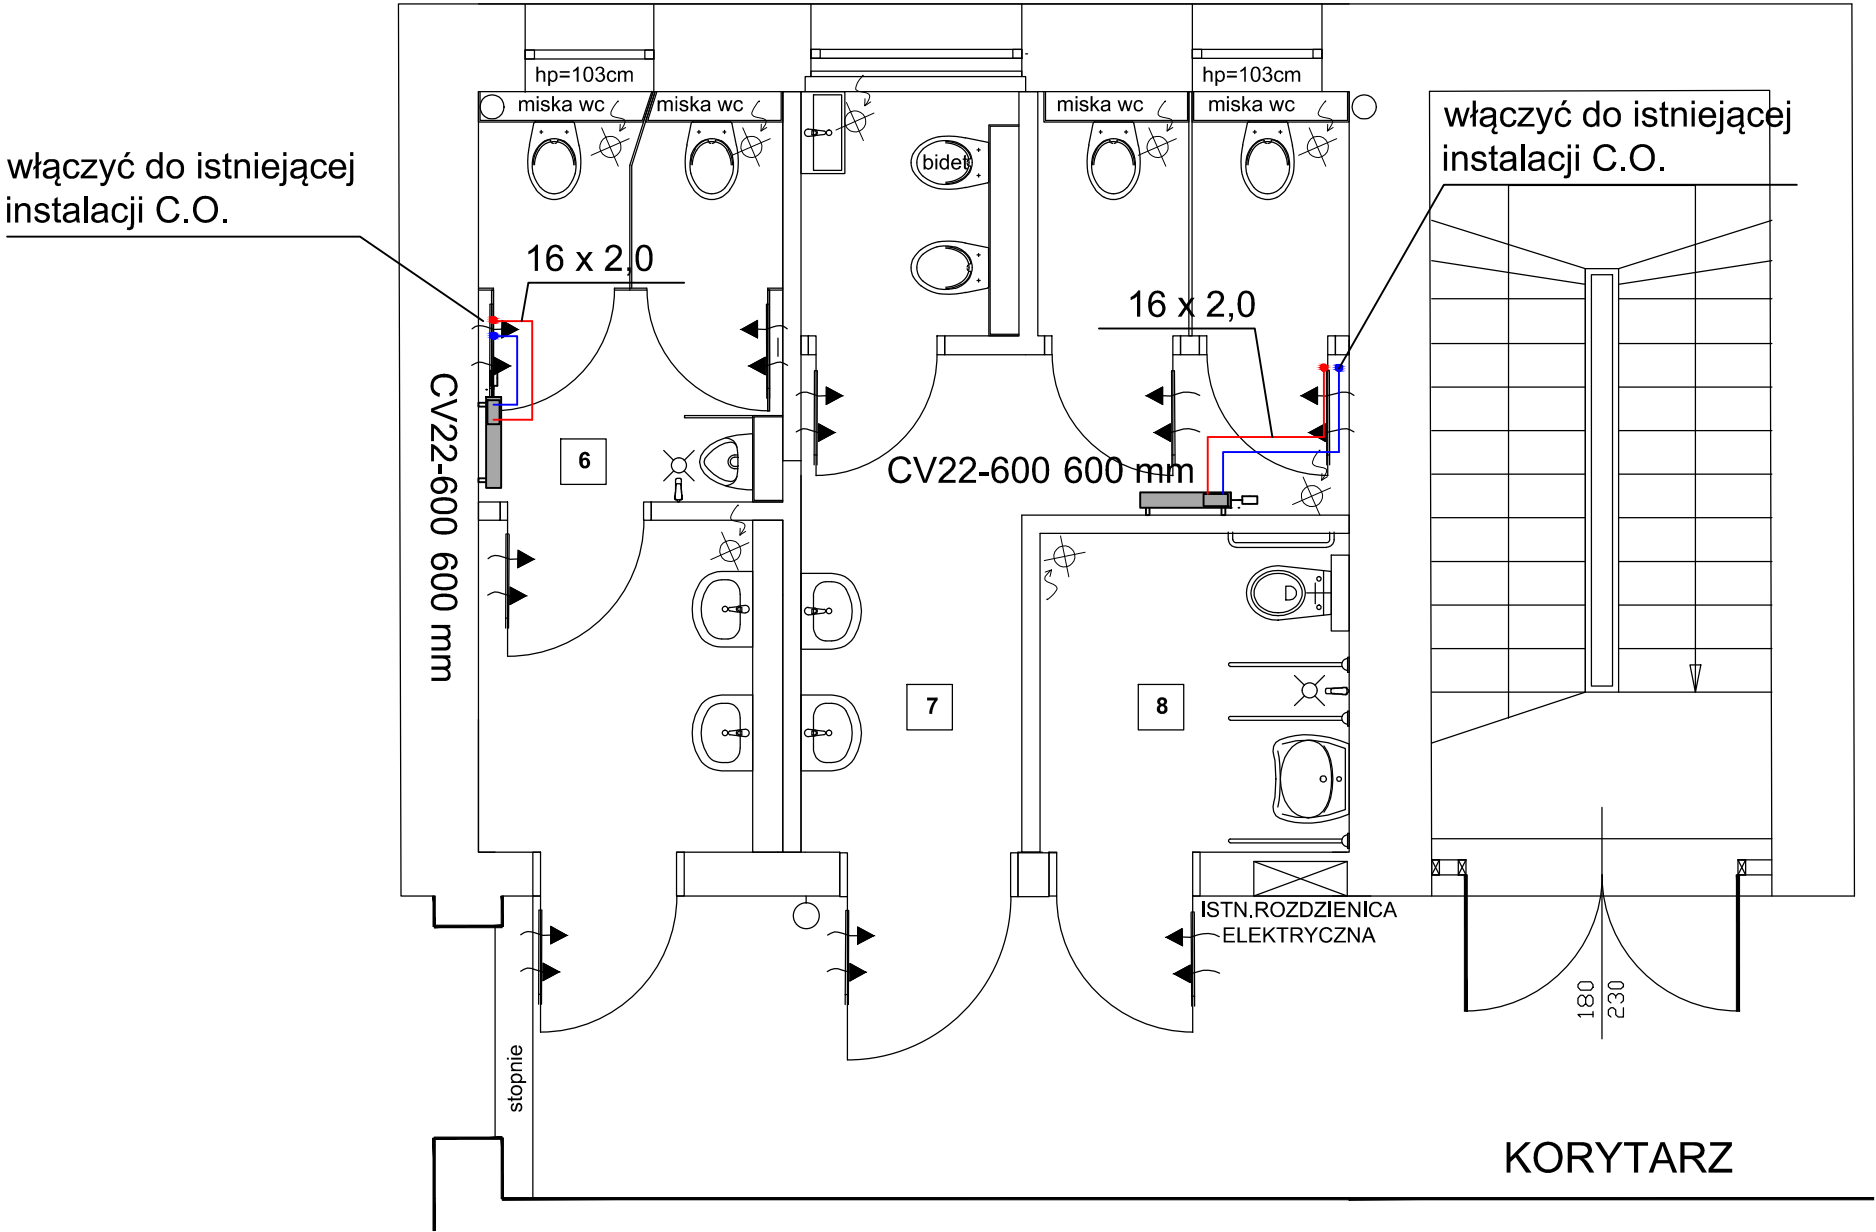

LEGENDA:

CV22-600 600 mm

- grzejnik dwupłytowy o wysokości 600mm i długości 600mm

—

-zasilanie instalacji centralnego ogrzewania

- - - - -

-powrót instalacji centralnego ogrzewania

<div><div>Pracownia Projektowa i Realizacja Inwestycji MONARCH Monika Szumielska NIP 697-145-90-00 tel. 691 126 007 monika@monarch.com.pl ul. Karpińskiego 16, 64-100 Leszno Adres biura: ul. Okrężna 10/14, 64-100 Leszno</div></div>	
Temat : DOSTOSOWANIE SANITARIATÓW URZĘDU MIEJSKIEGO GMINY RAWICZ DLA POTRZEB OSÓB NIEPEŁNOSPRAWNYCH	
Nazwa rysunku : RZUT PIĘTRA INSTALACJA CENTRALNEGO OGRZEWANIA	
SKALA : 1:50	Branża : INSTALACJE SANITARNE
Nr rys. : S.07	działka nr. ewid. 488/7, obręb nr 0001 Rawicz, nr jednostki ewid. 302205_4 Rawicz
DATA : 04'2024	Investor : GMINA RAWICZ ul. Piłsudskiego 21, 63-900 Rawicz
mgr inż. Kamila Szyszka uprawnienia budowlane do projektowania w specjalności architektonicznej bez ograniczeń nr ewid. WKP/0190/PWOS/22	
STADIUM OPRACOWANIA: PT	