


LEGENDA:

— -proj. zewn. inst. kanalizacji san.

UWAGA:

1) W trakcie realizacji roboty wykonywać ze szczególną ostrożnością z uwagi na mogące wystąpić niezainwentaryzowane uzbrojenie podziemne

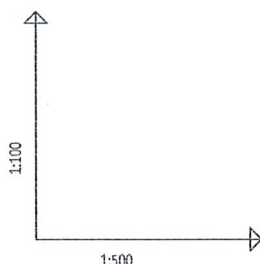

POZIOM PORÓWNAWCZY 495.00 m n.p.m.

RZĘDNA TERENU ISTN.		508.75		509.20	509.20
RZĘDNA DNA KANAŁU		507.25		507.46	507.51
ZAGŁĘBIENIE DNA KANAŁU		1.50		1.74	1.69
SPADKI, DŁUGOŚCI		1.5%		17.56m	
ŚREDNICA, MATERIAŁ				Ø160 L=17.56m	
ODLEGŁOŚCI		0.00		14.25	3.31
				14.25	17.56

Proj. włączenie do zbiornika, Rz.d.=507.25


Studnia Ø0.425m

Budynek

Rura ochronna DN300

włączyć do istn. instalacji kan. san. w obrębie budynku

obiekt:	Budowa zewn. instalacji kanalizacji sanitarnej dla budynku mieszkalnego wielorodzinnego wraz z zabudową bezodpływowego zbiornika na nieczystości ciekłe		
adres inwestycji:	Pisarzowice 77, dz. nr 244, obr. 0007 Pisarzowice 020702_2 Kamienna Góra -obszar wiejski	stadium:	PB
projektant:	mgr inż. Izabela Odzimek uprawnienia budowlane do projektowania bez ograniczeń w specjalności instalacyjnej nr 334/DOŚ/12		
sprawdził:			
temat rysunku:	Profil podłużny instalacji kan. san.		skala: 1:100 1:500
data:	21.10.2024	branża:	sanitarna
		nr rysunku:	2/S
WSZELKIE PRAWA ZASTRZEŻONE. Kopiowanie i rozpowszechnianie bez zezwolenia jest PRAWNIE ZABRONIONE.			

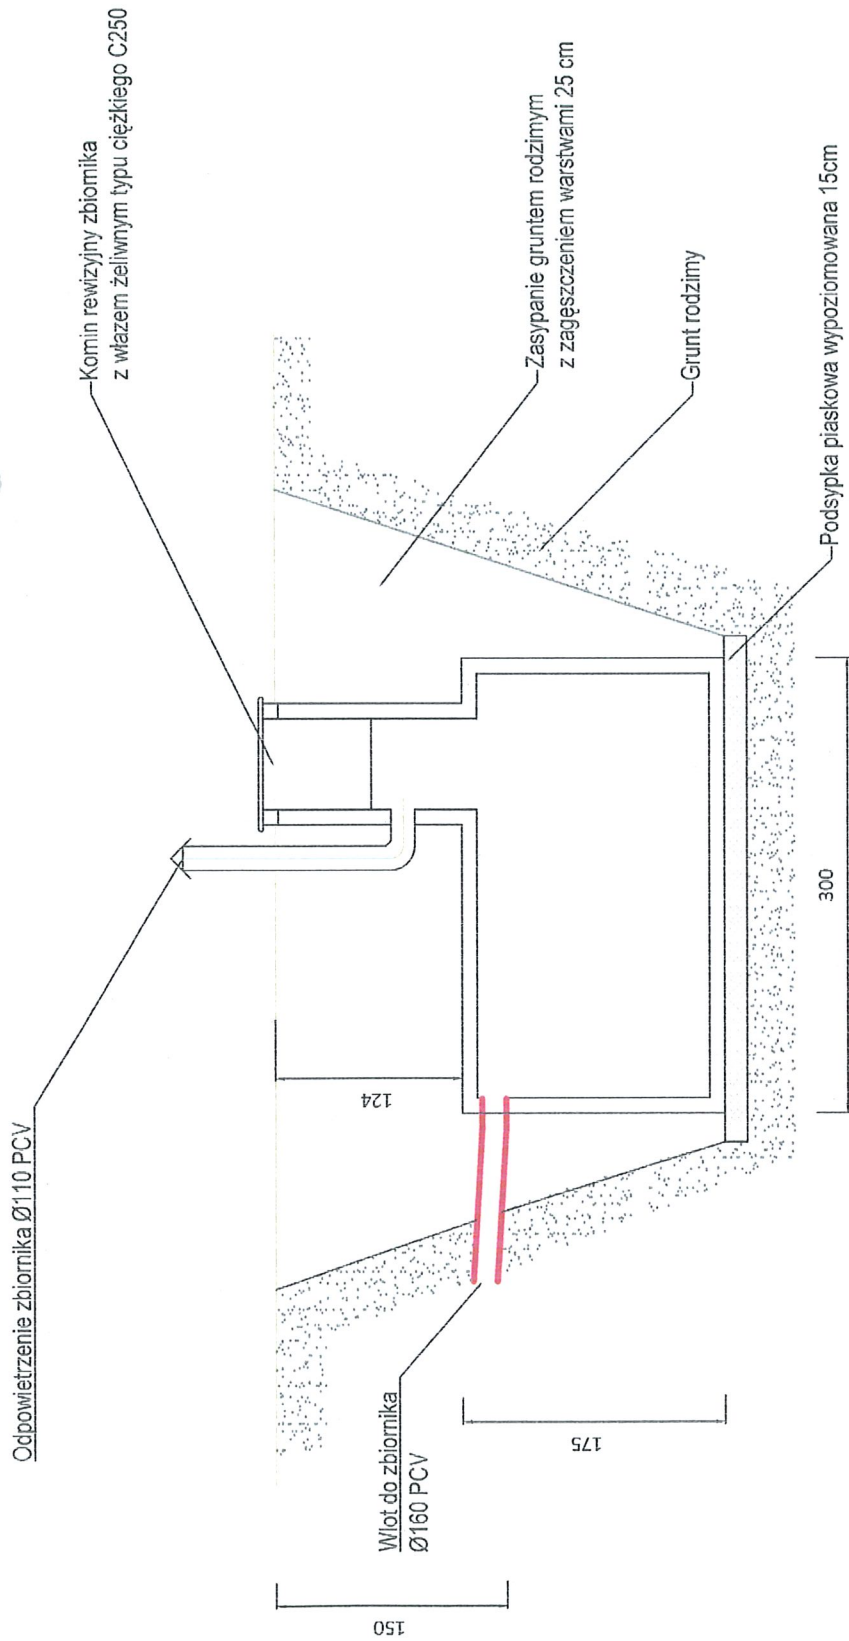

obiekt:	Budowa zewn. instalacji kanalizacji sanitarnej dla budynku mieszkalnego wielorodzinnego wraz z zabudową bezodpływowego zbiornika na nieczystości ciekłe		
adres inwestycji:	Pisarzowice 77, dz. nr 244, obr. 0007	Pisarzowice	stadium: PB
projektant:	mgr inż. Izabela Odzimek		
sprawdził:	uprawnienia budowlane do projektowania bez ograniczeń w specjalności instalacyjnej nr 33410/S/12		
temat rysunku:	Schemat posadowienia zbiornika		
data:	21.10.2024	branża: sanitarna	nr rysunku: 3/S
WSZELKIE PRAWA ZASTRZEŻONE. Kopiowanie i rozpowszechnianie bez zezwolenia jest PRAWNIE ZABRONIONE.			